
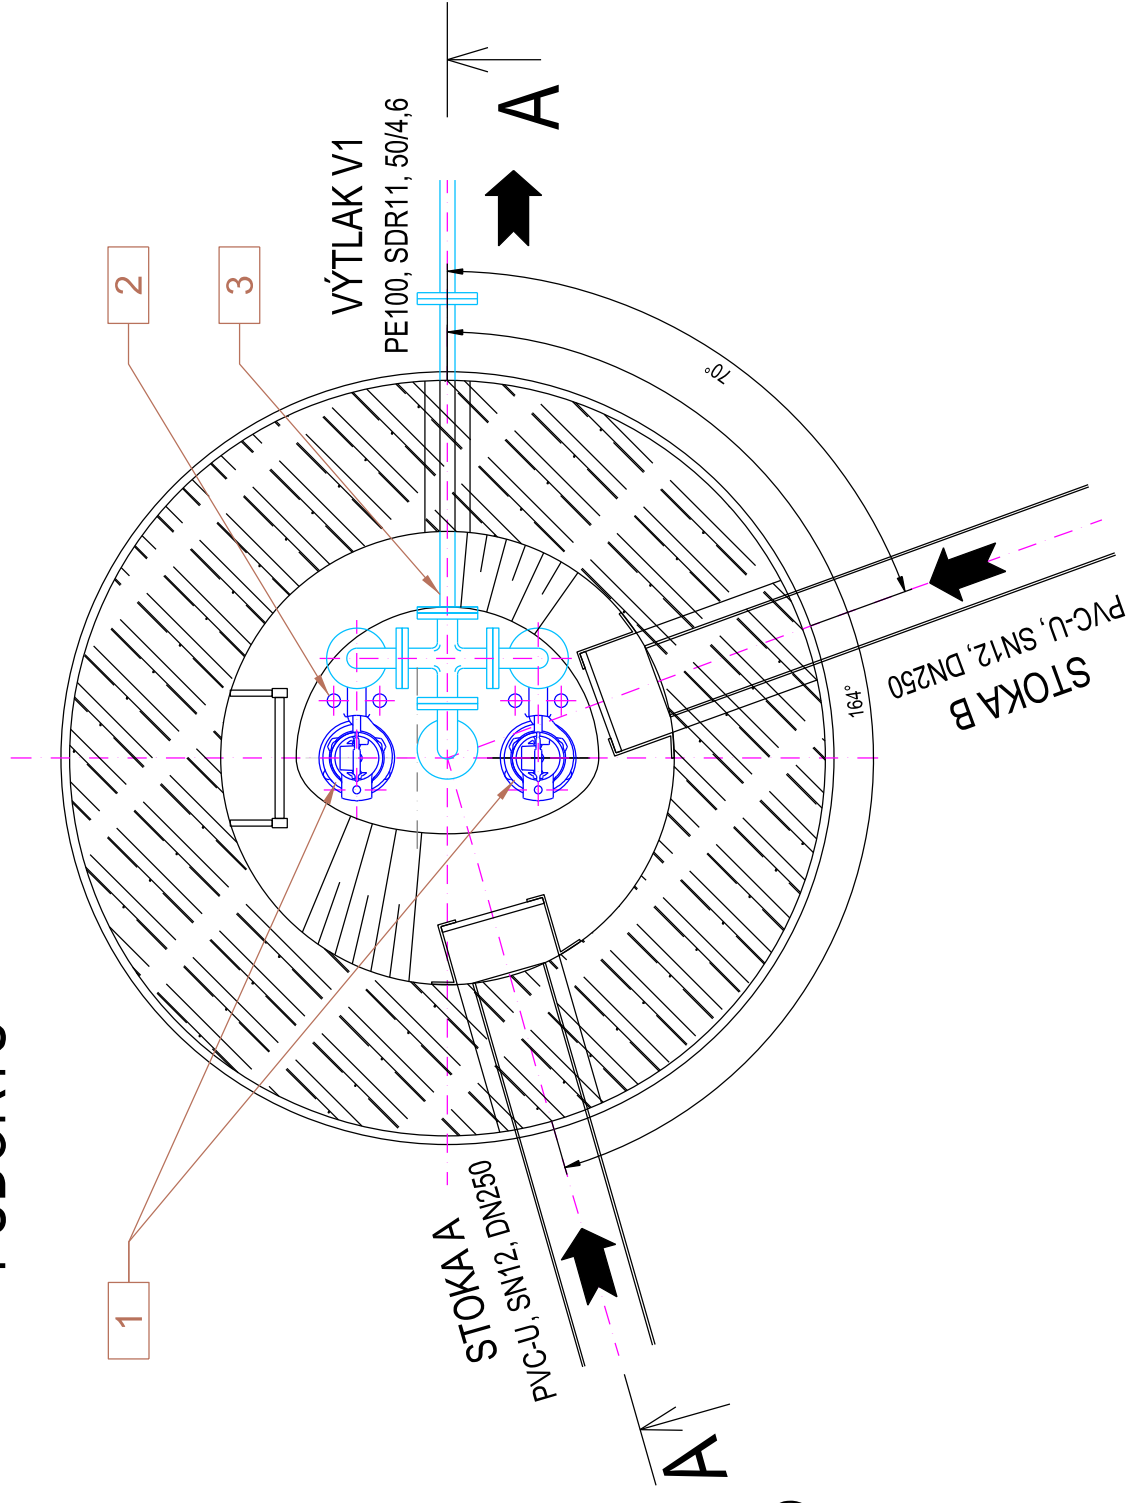


# ŘEZA - A

# ČERPAČÍ STANICE (ČS)

M 1 : 25

## PŮDORYS

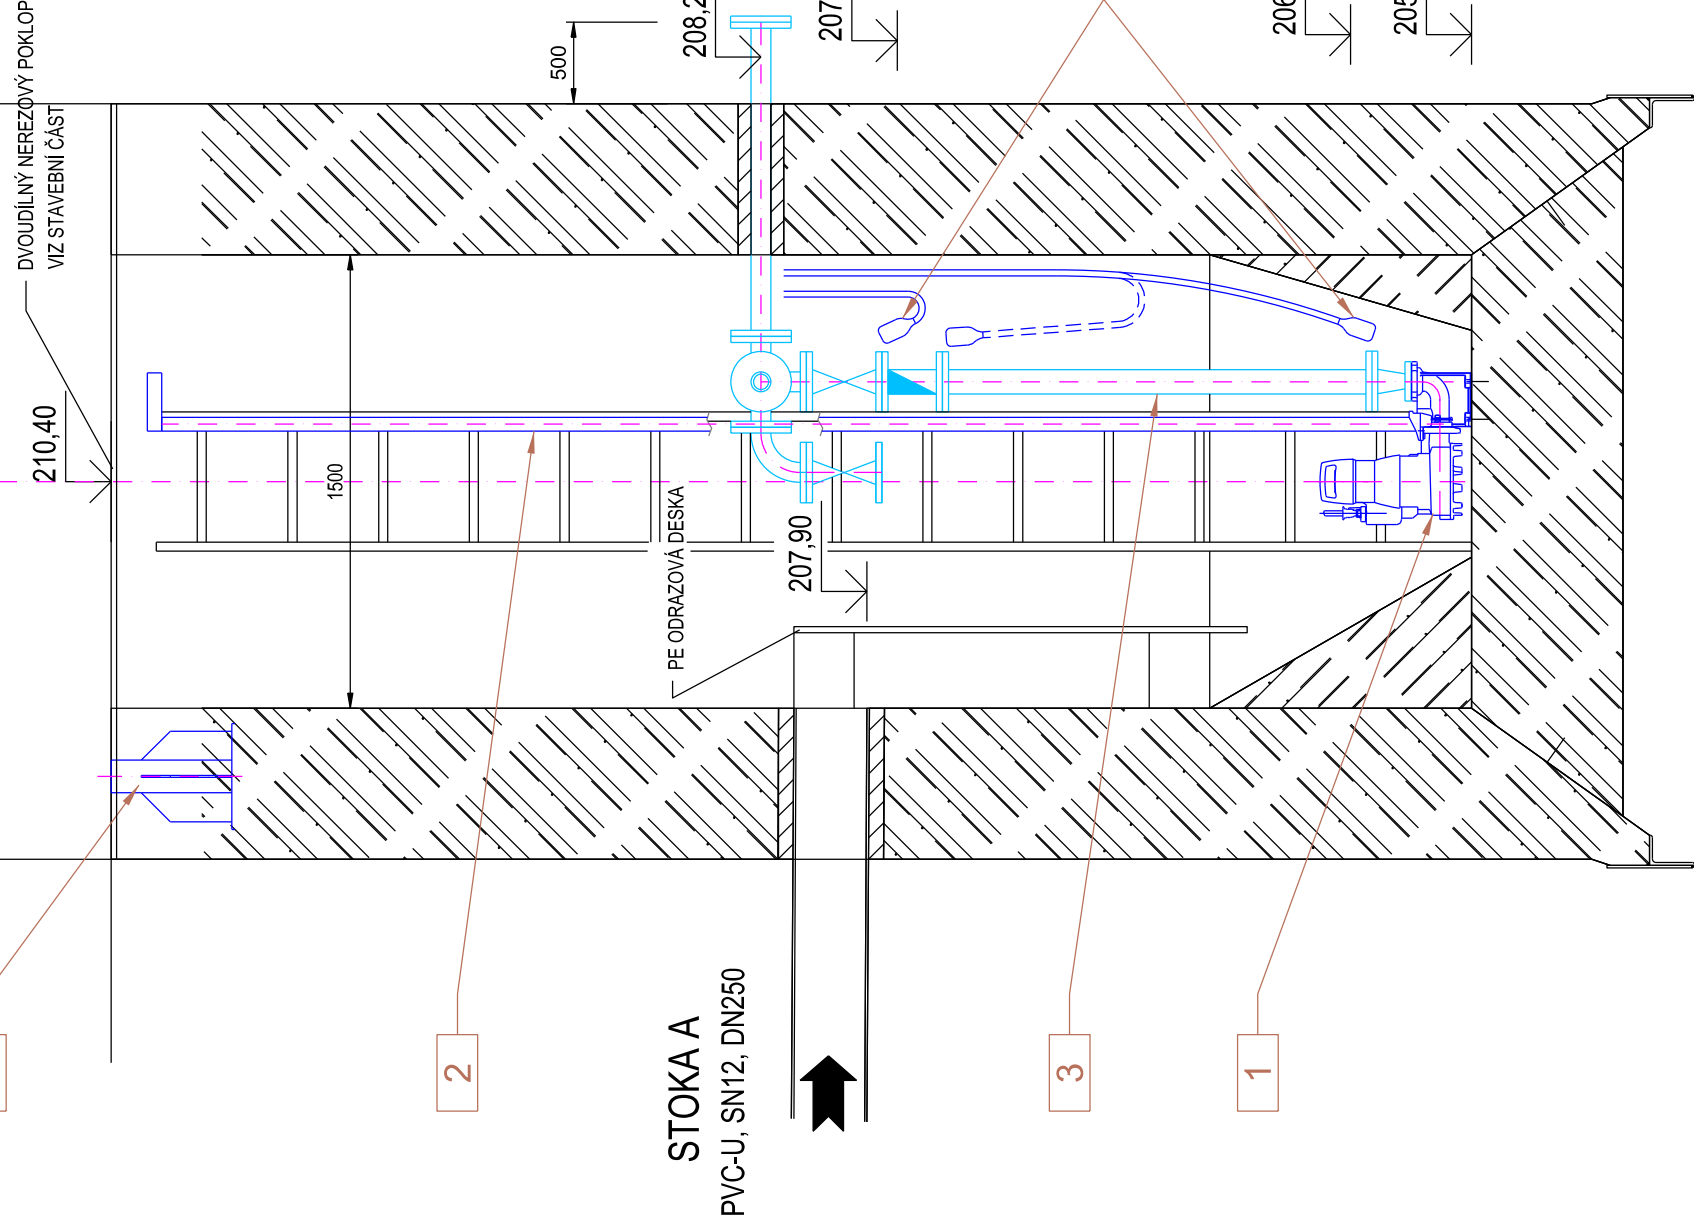

Chís.no.  
Cís.zm.

Date  
datum

Description of Change  
Popis změny

**NÁZEV AKCE**  
Name of the Project

SKALKKA - Splašková kanalizace a ČOV  
ČS SKALKKA



U CIHELNY 438/6, DRŽOVICE 796 07

Stupeň dokumentace/Degree of the Documentation  
Dokumentace pro provedení stavby

**Obec Skalka - ČOV a stoková síť**

Investor/ Investor  
Zakázka č./ Order No.  
Datum/ Date

Obec Skalka  
13113

Generální projektant a dodavatel  
General Planner and Contractor of the Project

Zakázka č./Order No.  
Vedoucí projektant  
Chief Designer  
Ing. R. Sedláček

Datum/ Date  
Datum/ Date

Měřítko  
Scale  
1:50

Výkres číslo  
Drawing No.  
D.2.b.1-2.1

Část dokumentace  
Part of the Documentation

Strojní technologie

Název dokumentu  
Name of the Document

Dispozice strojů a zařízení

Paré číslo/  
Counterpart No.

6/2013